
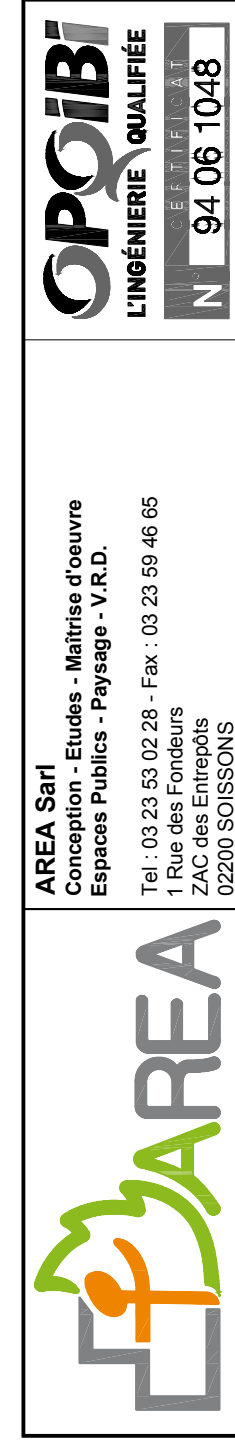


Projet arrêté le 12-11-2019

Projet mis à l'enquête le

Projet approuvé le

Cachet et signature du Maire

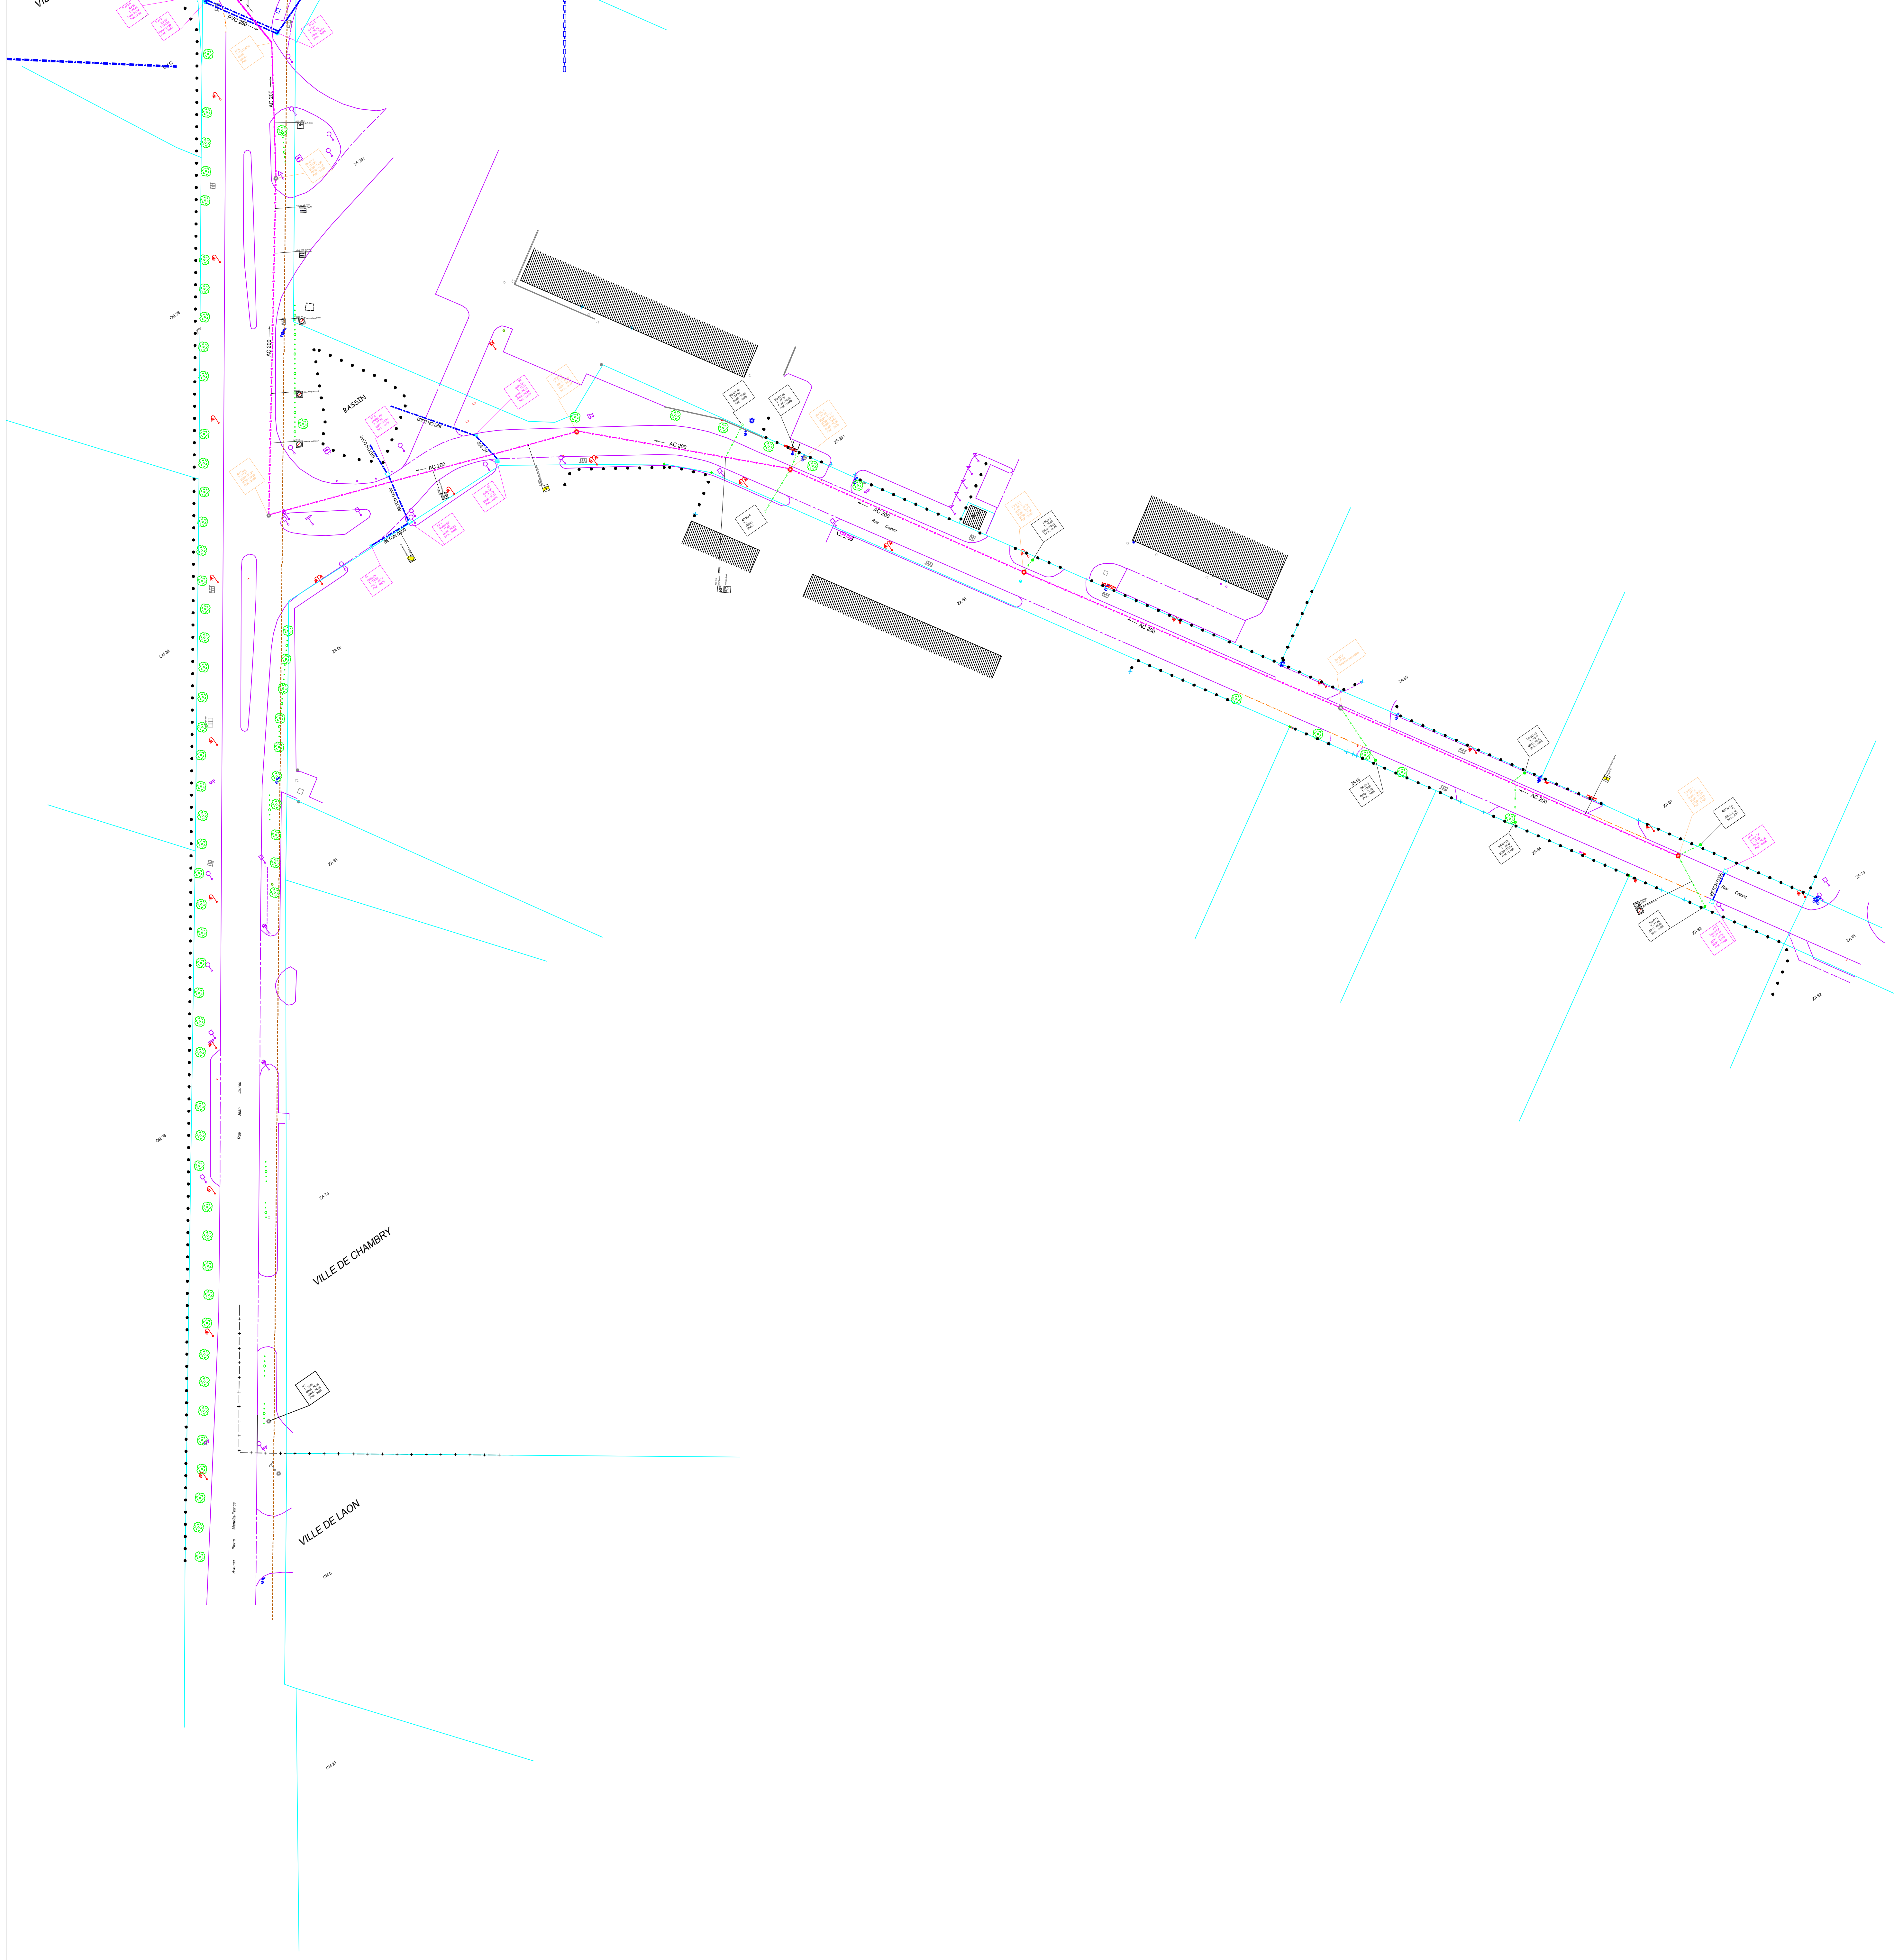

Maire d'ouvrage : Commune de Chambry  
Département : Aisne  
N° d'affaire : 02157-1001

Désignation : **Diagnostic des réseaux EU et EP  
et vérification des raccordements des riverains  
sur les réseaux publics**

Désignation : Plan masse CHAMBRY - TF Zone 1  
Echelle : 1/500ème  
Date : 22/07/11  
Phase : DCE  
N° de Plan : 02157-1001-DCE-MA31  
CA : G.F. Tech : T.L.

Indice	Modifications	Date	Validation

Partenaire :

